



Referencias Sanitaria y abastecimiento

- camara inspección 60x60
- inodoro
- lavabo
- pileta cocina
- rejilla de piso
- interceptor de grasa
- agua fria
- agua caliente


Sanitaria Desagüe
Baños primer y segundo piso
esc. 1/100

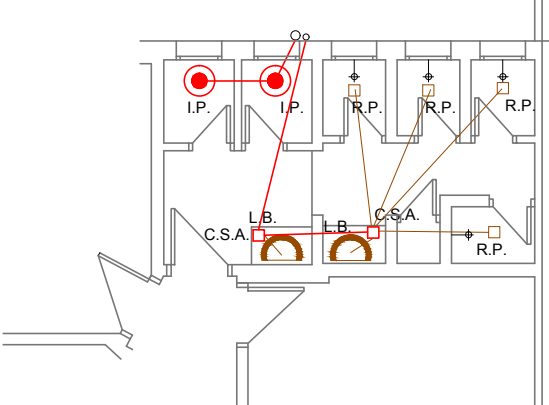


Abastecimiento
Baños primer y segundo piso
esc. 1/100

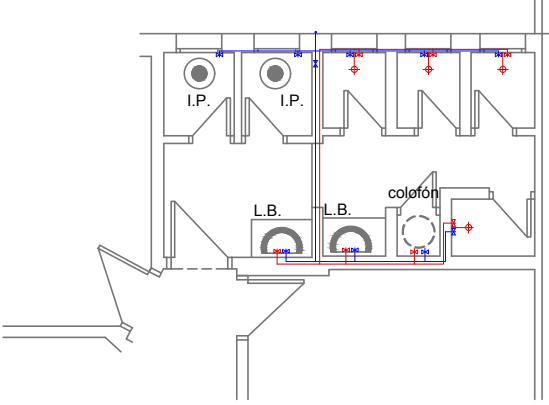


Sanitaria Desagüe de cocina
segundo piso
esc. 1/100

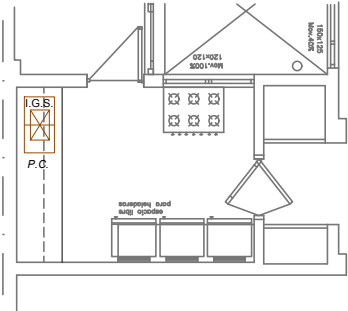


Abastecimiento
Cocina segundo piso
esc. 1/100

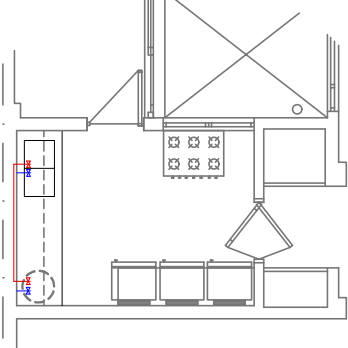

Sanitaria Desagüe
Planta Baja

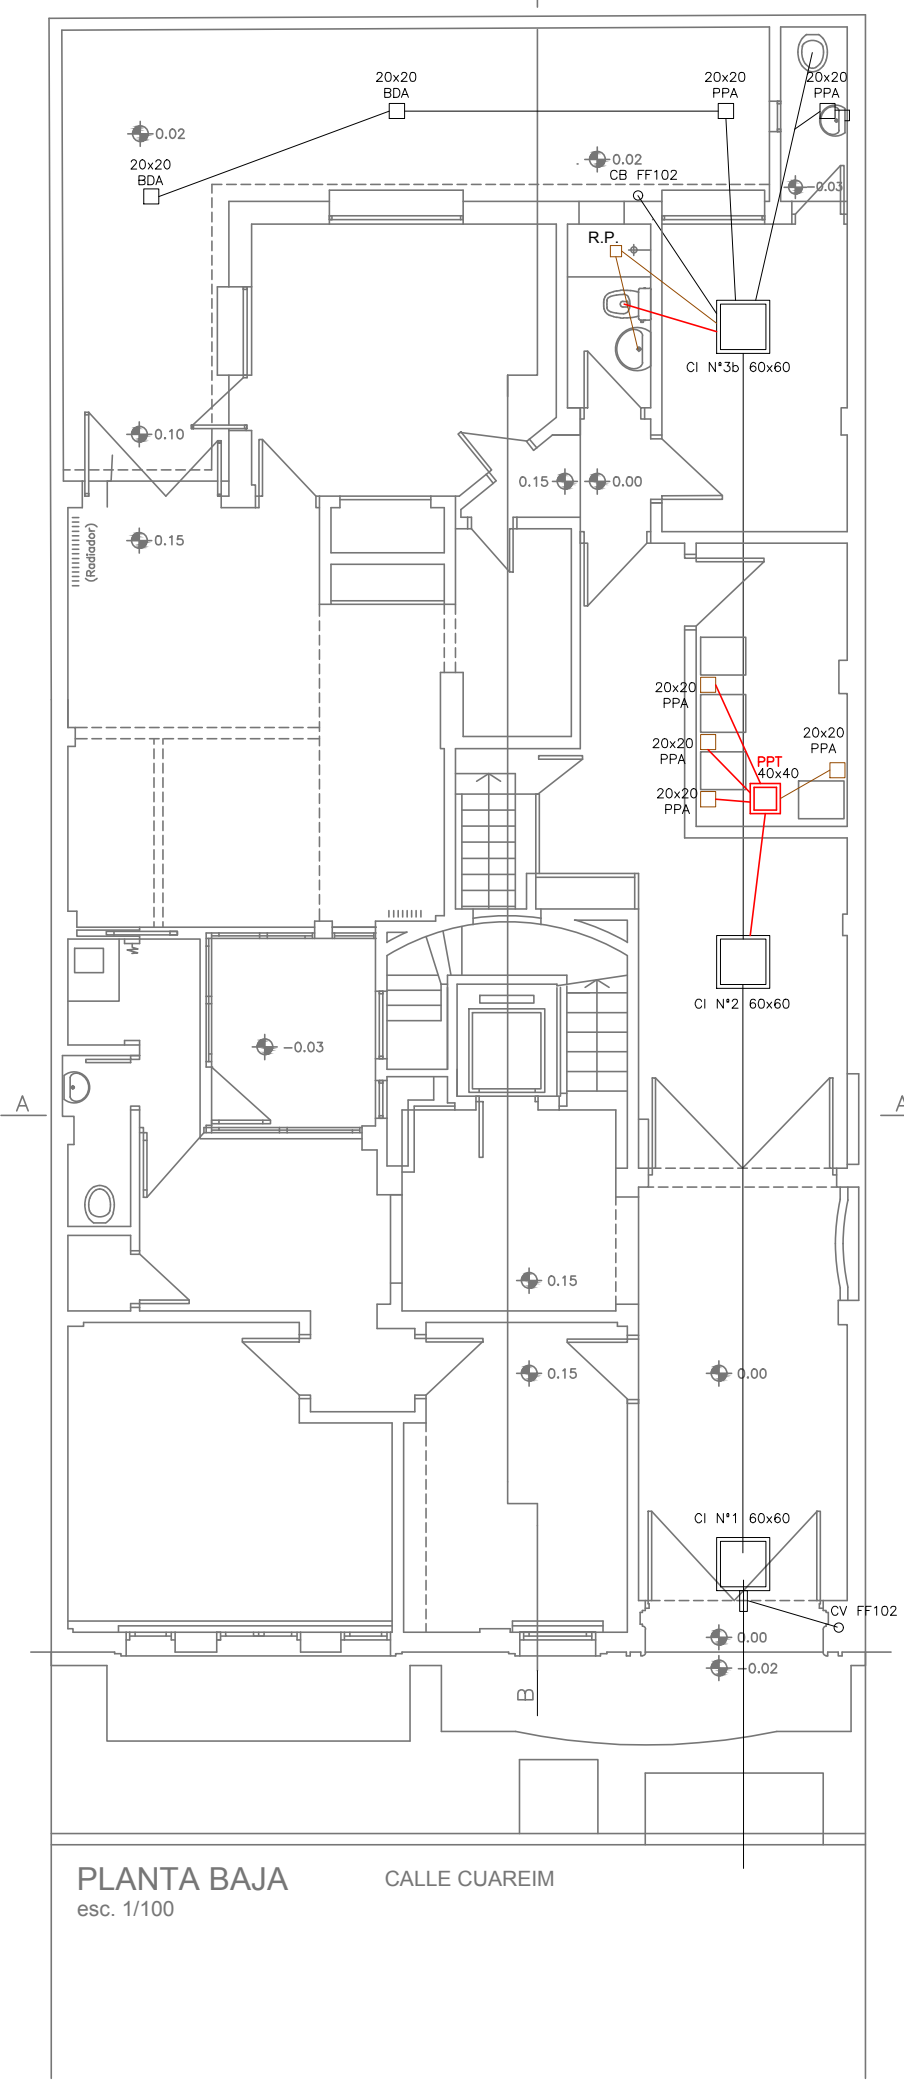

Abastecimiento
Planta Baja

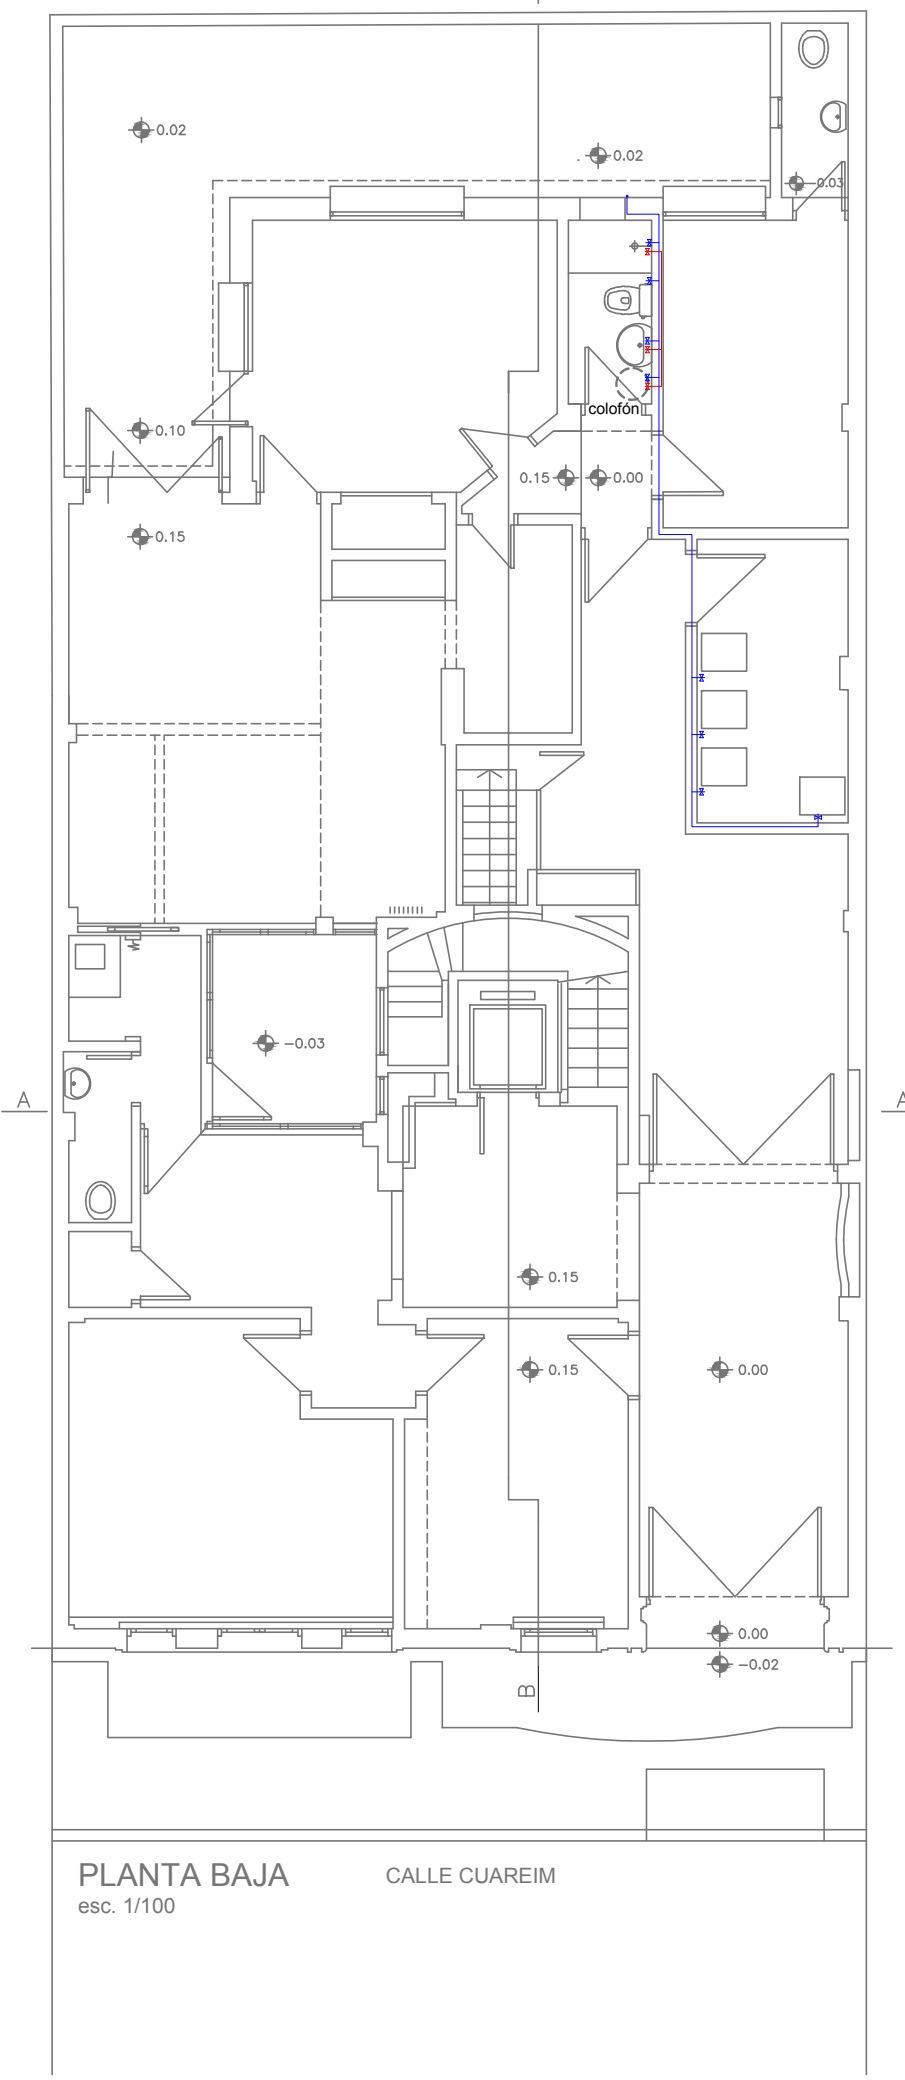

INTENDENCIA DEPARTAMENTAL DE RIVERA
DIRECCION GENERAL DE OBRAS: Arq. Martín García

S1
2020

OBRA: HOGAR ESTUDIANTIL DE RIVERA EN MONTEVIDEO

PLANO : SANITARIA

DIBUJANTE: Patricia Alves

FECHA : JULIO 2019

Cuareim N° 1533

TECNICO: Arq. Martín García

ESCALA : 1/100

LAMINA N°