


Ref. NORMA UNIT-ISO A3 (297 x 420 mm)

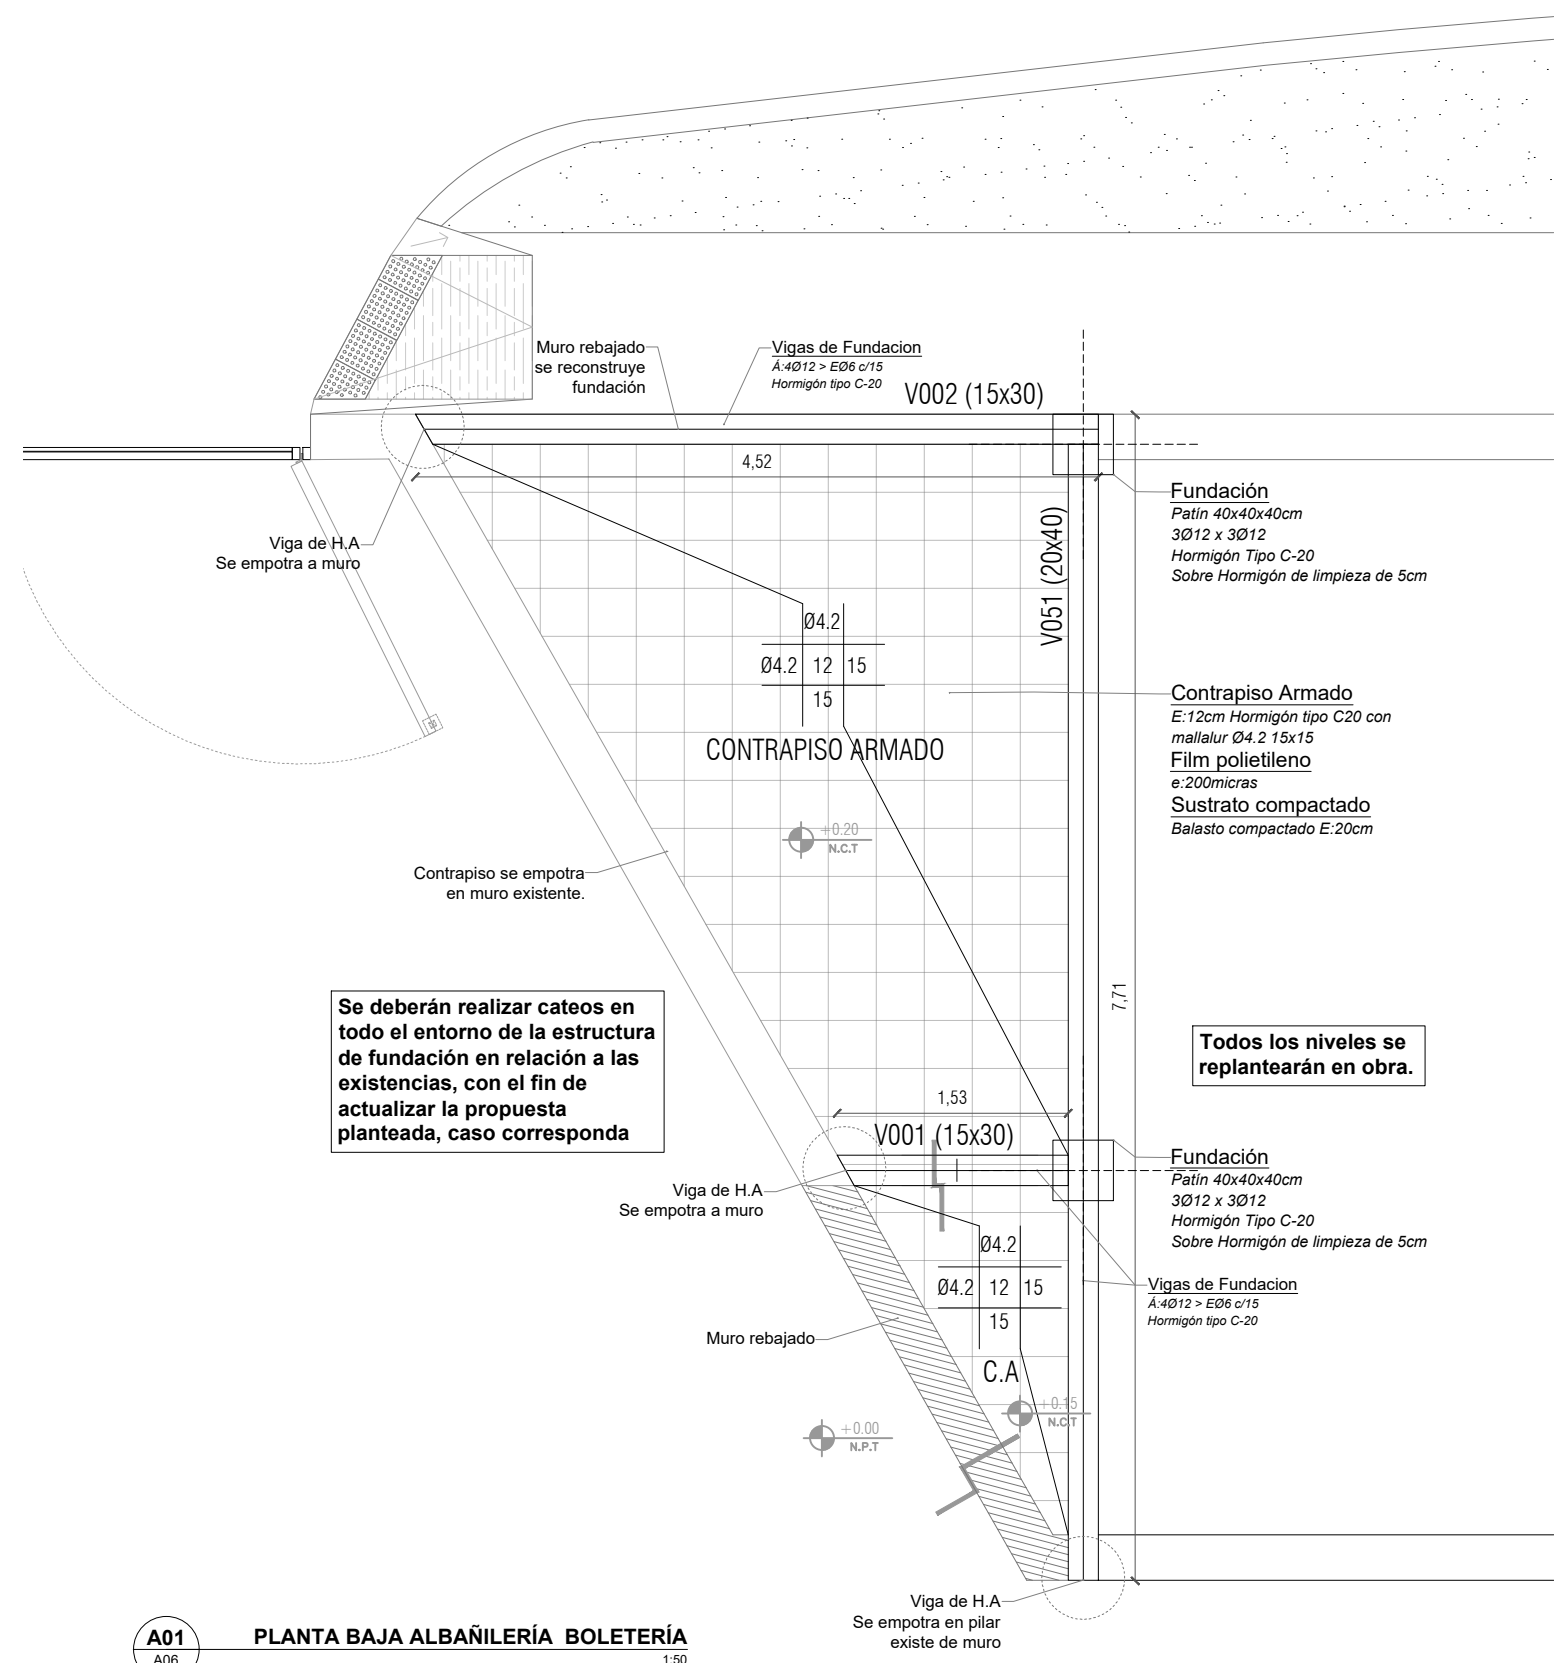

A01 PLANTA BAJA ALBAÑILERÍA BOLETERÍA
A06 1:50

INTENDENCIA DEPARTAMENTAL DE RIVERA			
DIRECCIÓN GENERAL DE OBRAS: ARQ. MARTÍN GARCÍA			
ESTADIO FÚTBOL INFANTIL			
DOCUMENTACIÓN EJECUTIVA			
UBICACIÓN		Alberto Bouchacourt s/n Carmelo Sosa / Rivera / Uruguay	
RUBRO	ESTRUCTURA	PLANO	PLANTA BOLETERÍA
PADRÓN	3687	Á.PADRÓN	38.757m ²
MANZANA	439	Á.CONSTRUIDA	-
TÉCNICO	Arq. Matheos Rodríguez		
CONTACTO	4623 1900 int. 112		
RIVERA <small>Sin fronteras</small> CRECIENDO CON EQUIDAD		ESCALA 1:50 FECHA Noviembre 2023	A06.1 LÁMINA
		DGO DIRECCIÓN GENERAL DE OBRAS	