



Ref. NORMA UNIT-ISO A3 (297 x 420 mm)

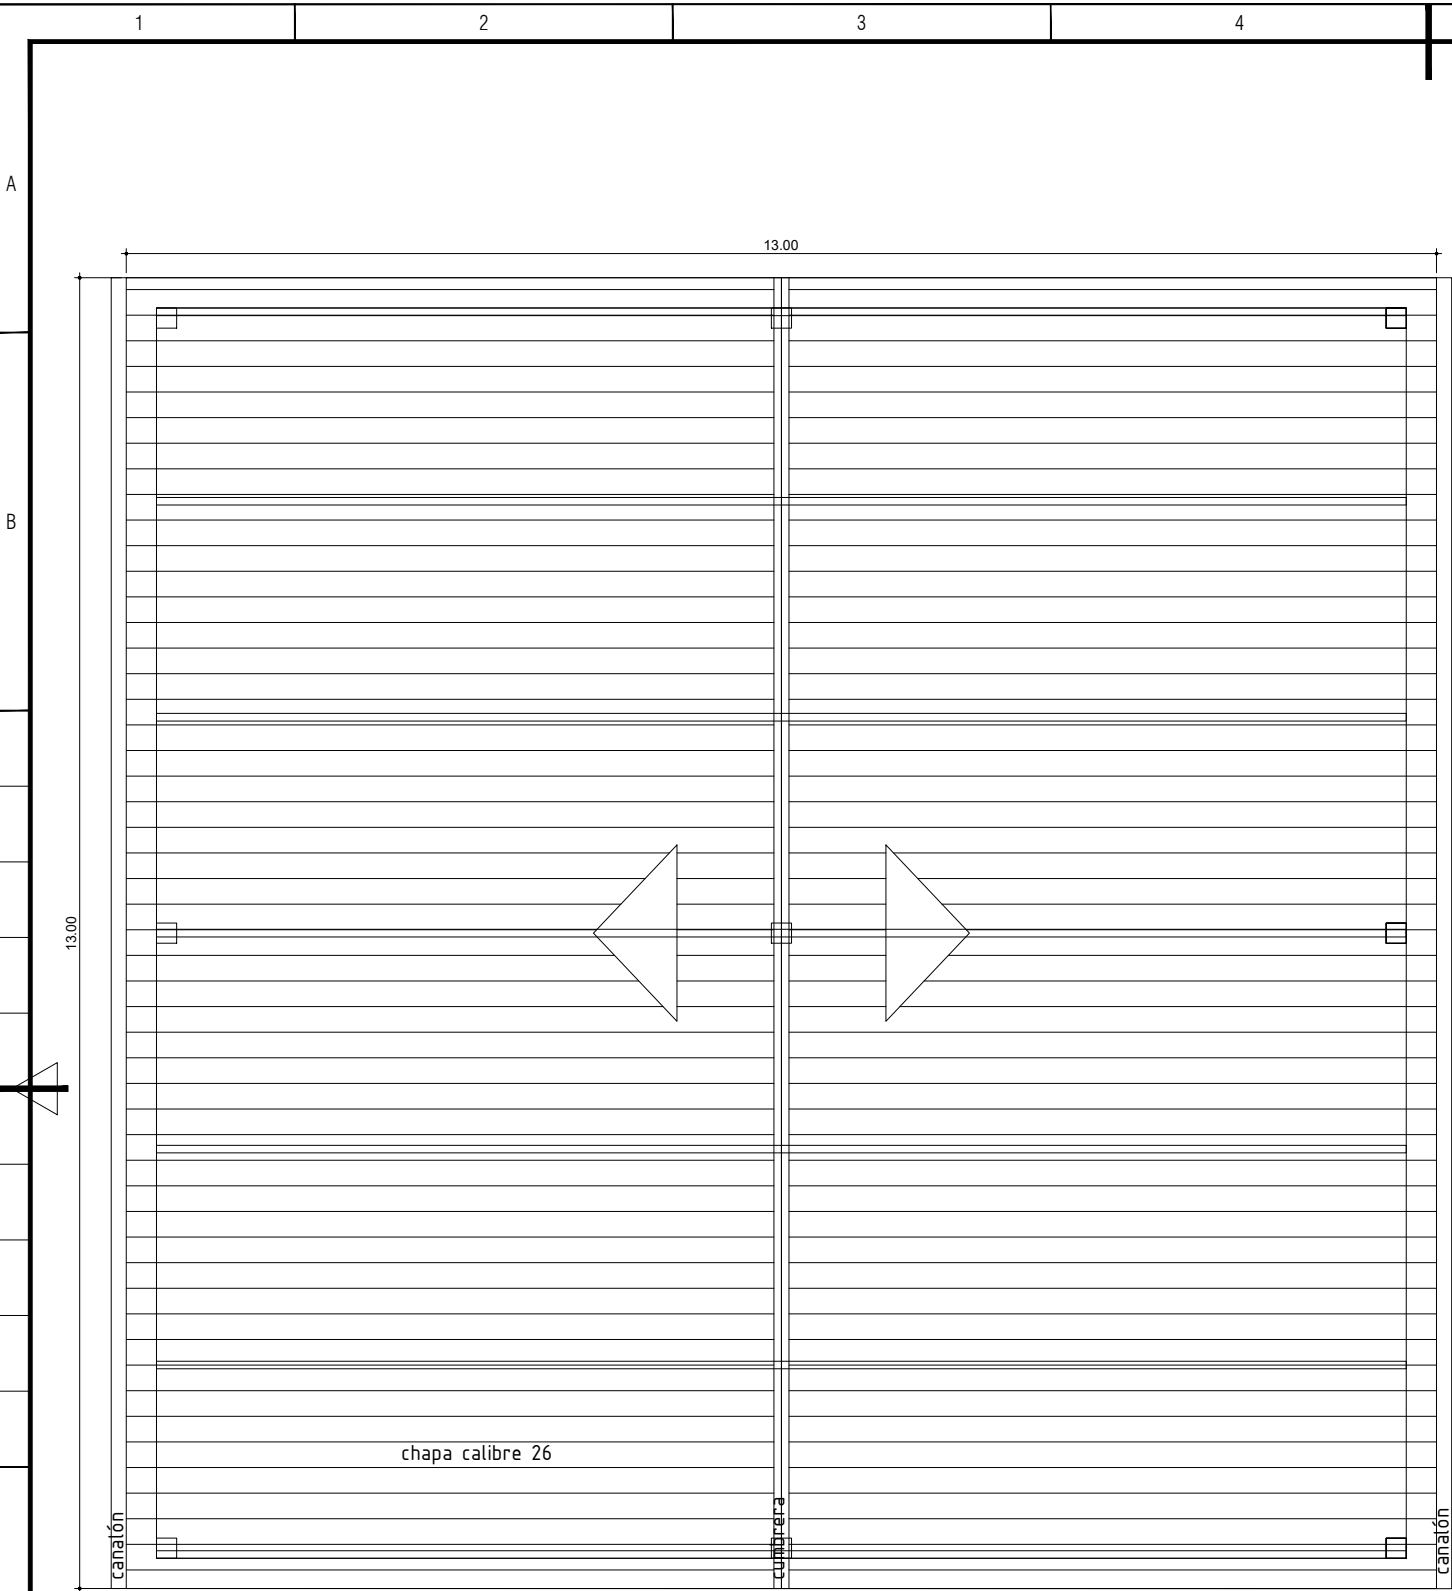

PLANTA BAJA TECHO | esc: 1/75

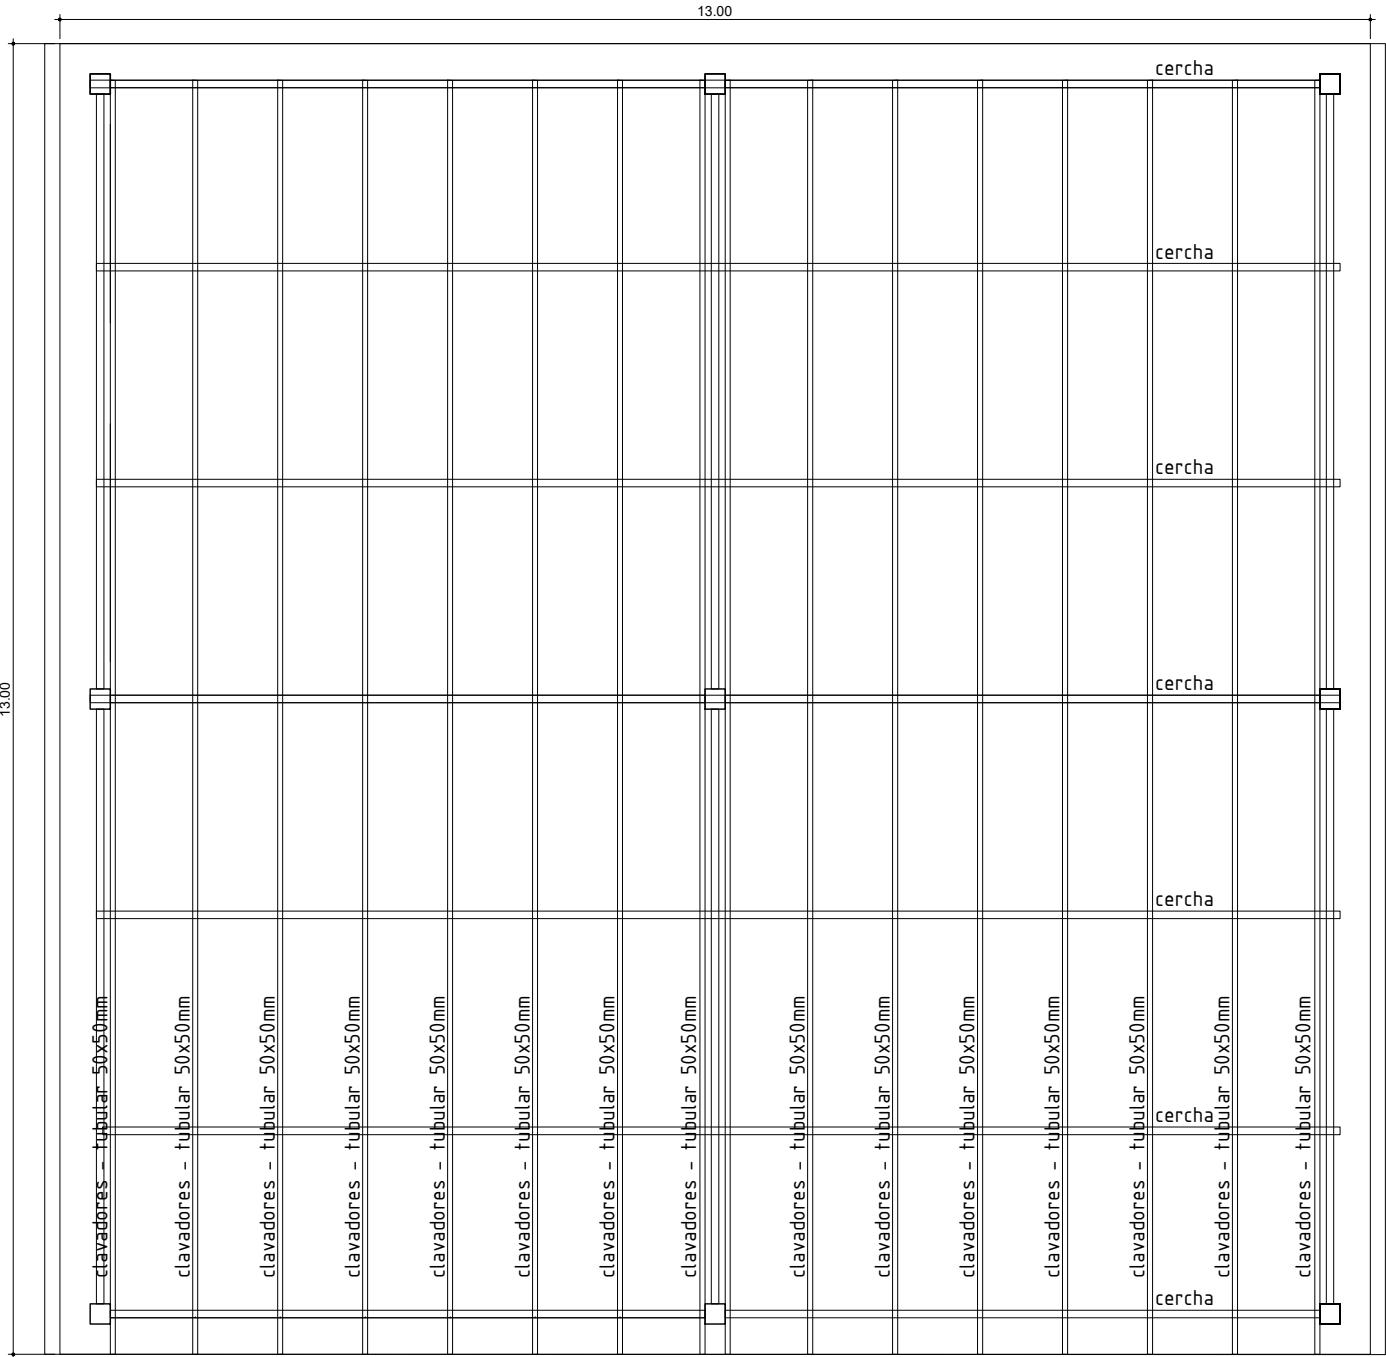

PLANTA BAJA ESTRUCTURA TECHO | esc: 1/75

| | | | | | | | |
|---------------|---|--|--|-----------|--|--|-------------------|
| A02 LÁMINA | INTENDENCIA DEPARTAMENTAL DE RIVERA | | | UBICACIÓN | Autódromo Eduardo P. Cabrera Rivera | TÉCNICO | M. Eugenia Romero |
| | DIRECTOR GENERAL DE OBRAS: ARQ. MARTÍN GARCÍA | | | RUBRO | | ESCALA | 1/75 |
| | CANTINA DE BOXES | | | PLANO | PLANTA BAJA TECHO | FECHA | DIC. 2025 |
| | DOCUMENTACIÓN EJECUTIVA | | | PADRÓN | | <div><div>RIVERA <small>Sin fronteras CRECIENDO CON EQUIDAD</small></div><div>DGO <small>DIRECCIÓN GENERAL DE OBRAS</small></div></div> <div>Contacto: 4623 1900 int.112 Web: www.rivera.gub.uy</div> | |